


PRZEKRÓJ III - III

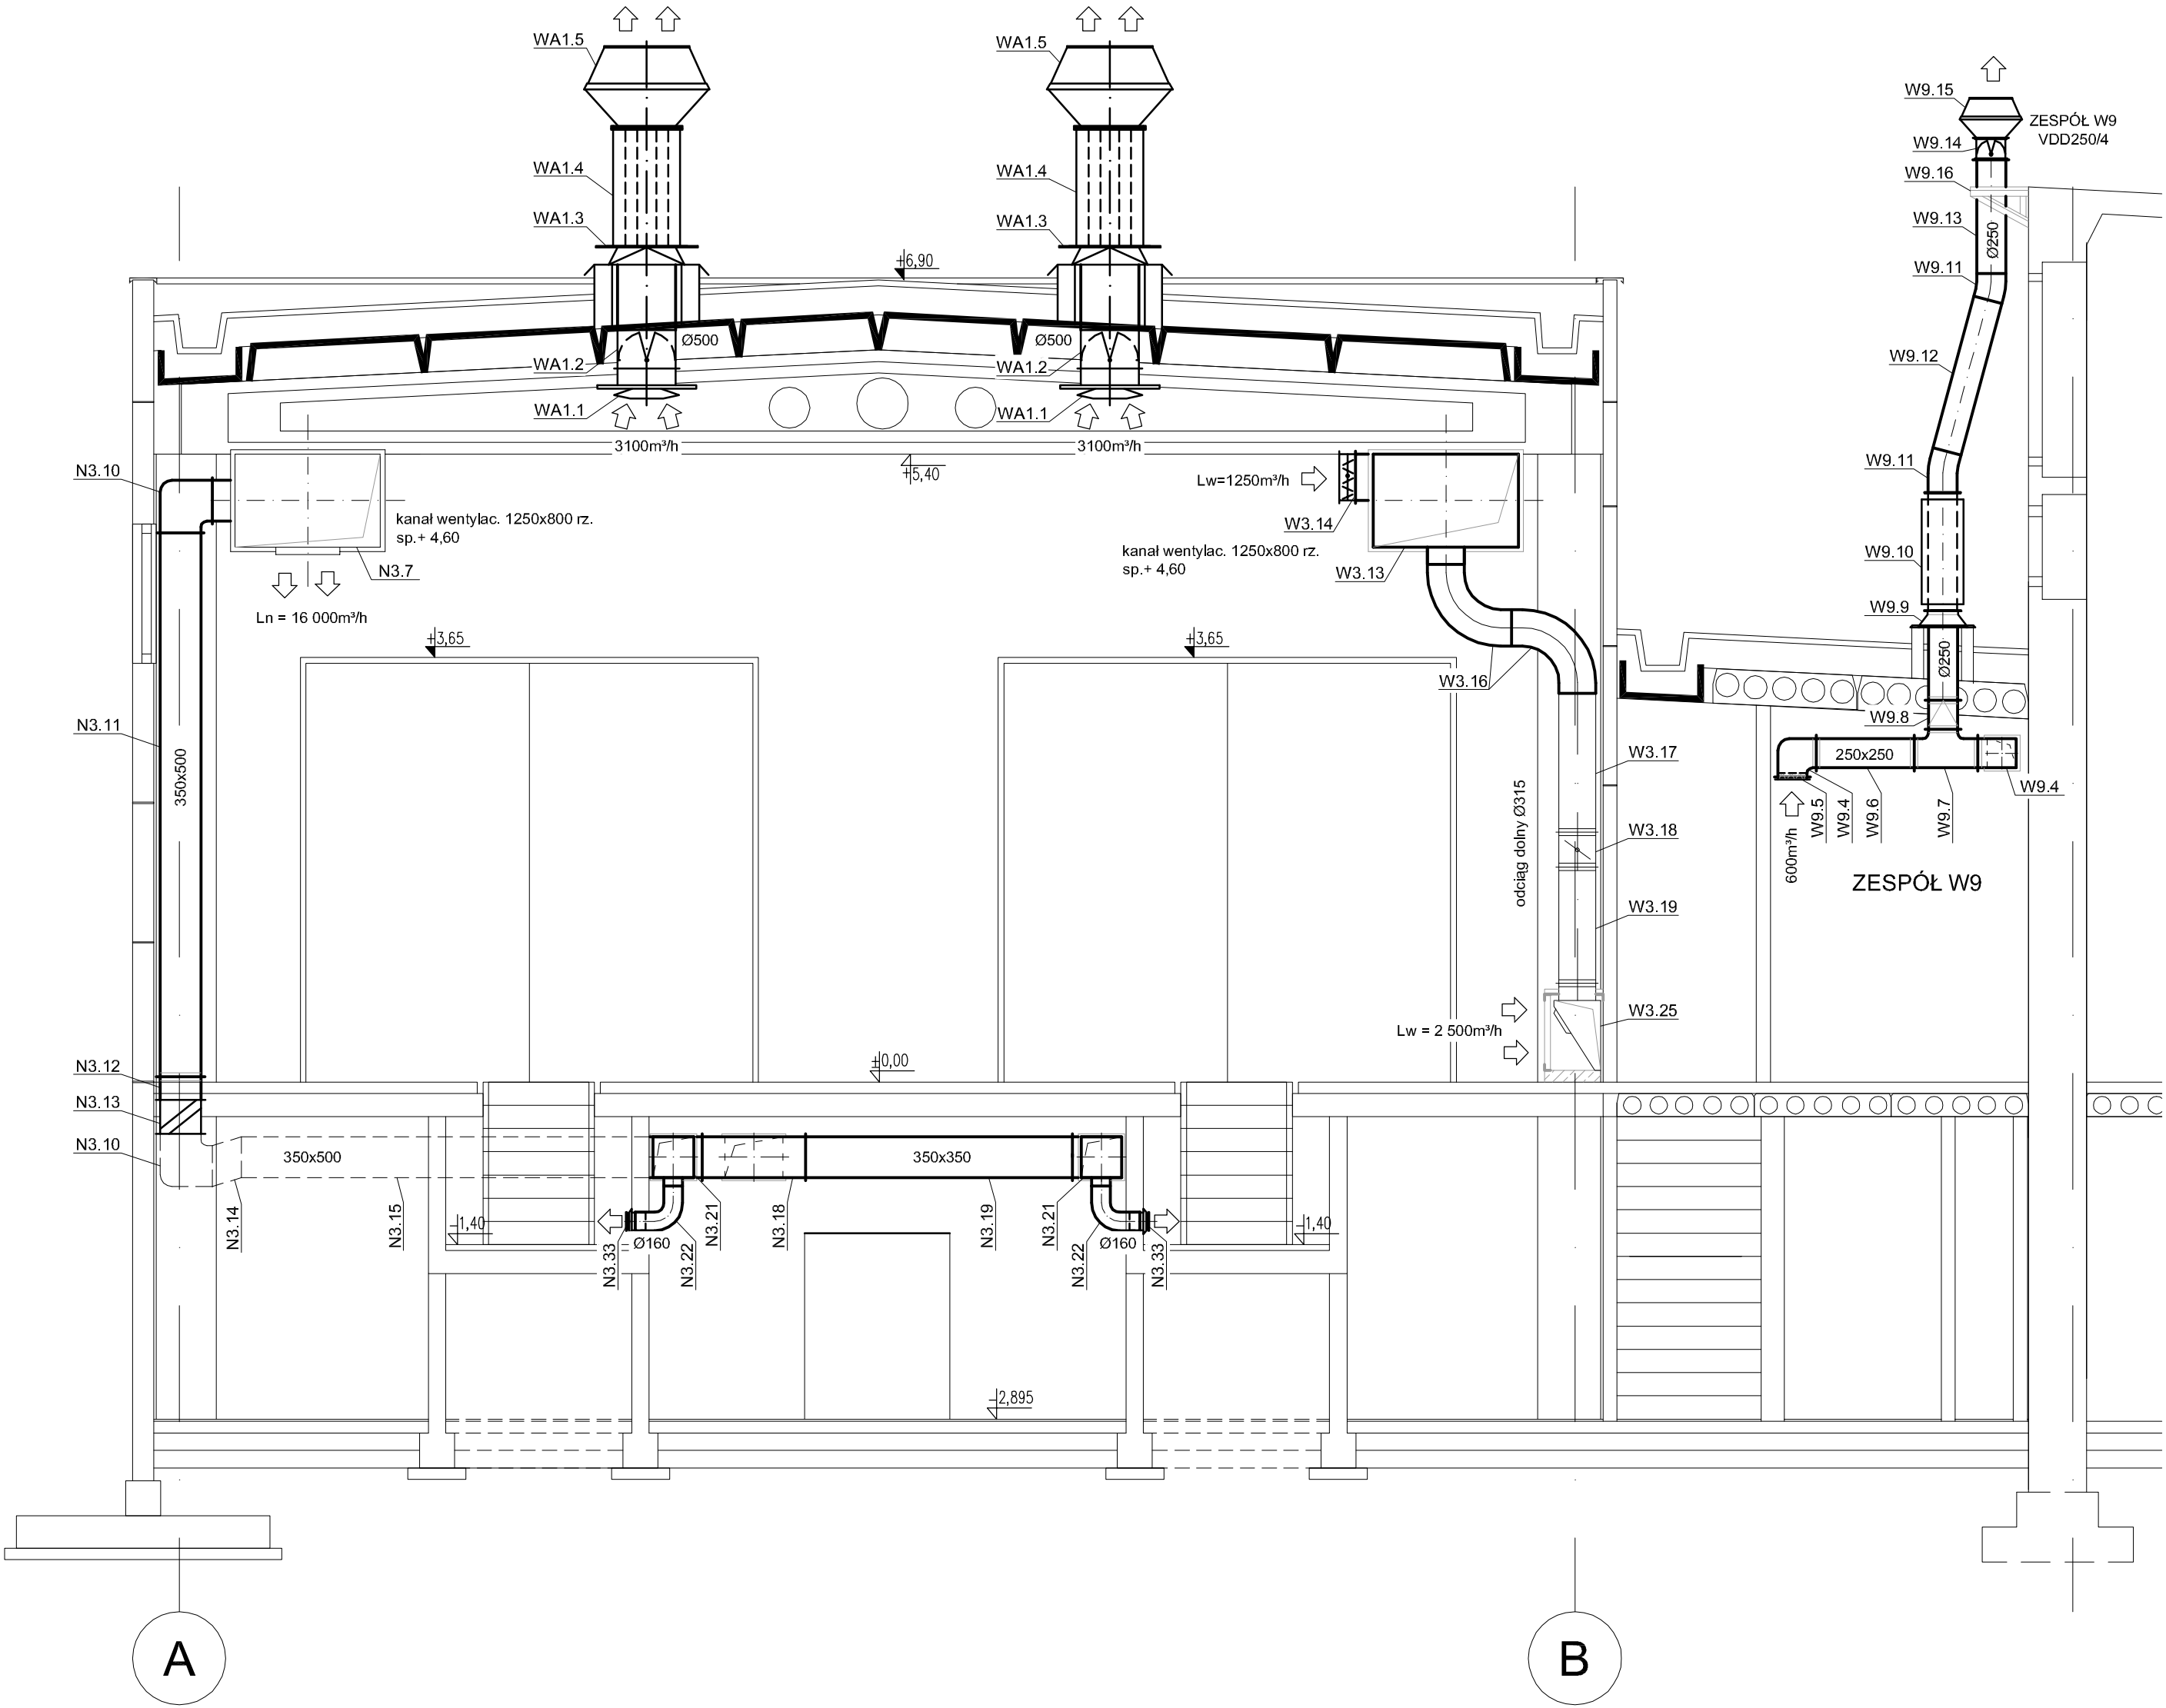

PRZEKRÓJ III - III

Jednostka projektowa	<div><div><div>RAB</div><div>Z.U.P.</div></div><div><div>Zespół Usług projektowych „RAB”</div><div>Andrzej i Bogumiła Rzepecka</div><div>ul. Niedzwiedzia 8D/16, 02-737 Warszawa</div><div>tel: 0-22 853-87-43, fax: 0-22 853-87-44</div><div>e-mail: biuro@rab.com.pl</div></div></div>		
Temat:	PROJEKT BUDOWLANY REMONTU hali obsługi codziennej autobusów na terenie Oddziału Przewozów R-3 "Ostrobramska" dla potrzeb wymiany instalacji wentylacji mechanicznej, ul. Ostrobramska 38 w Warszawie, nr ew. dz. 10/2, obr. 30-519		
Inwestor:	Miejski Zakład Autobusów Sp. z o.o. w Warszawie, ul. Włocławska 52, 01 - 710 Warszawa		
Obiekt, adres:	Hala obsługi codziennej autobusów na terenie Oddziału Przewozów R-3 "Ostrobramska", przy ul. Ostrobramskiej 38 w Warszawie		
Branża:	INSTALACJE SANITARNE - WENTYLACJA		
Tytuł rysunku:	PRZEKRÓJ III - III		Faza: Projekt budowlany
Projektant:	Tytuł: mgr inż. Instalacji sanitarnych	Nr uprawnień/podpis: SI-47/75; MAZ/IS/2455/01	Data: Maj 2014 r.
	Imię i nazwisko: Andrzej Ładacki		
Sprawdzający:	Tytuł: mgr inż. Instalacji sanitarnych	Nr uprawnień/podpis: SI-51/75; MAZ/IS/2766/01	Rysunek numer: WE-6
	Imię i nazwisko: Andrzej Rzepecki		
Opracował:	Tytuł: mgr inż. Instalacji sanitarnych		Skala: 1:50
	Imię i nazwisko: Piotr Wybraniec		